

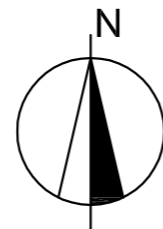


PLANIMETRIA PIANO TERRA
scala 1:100

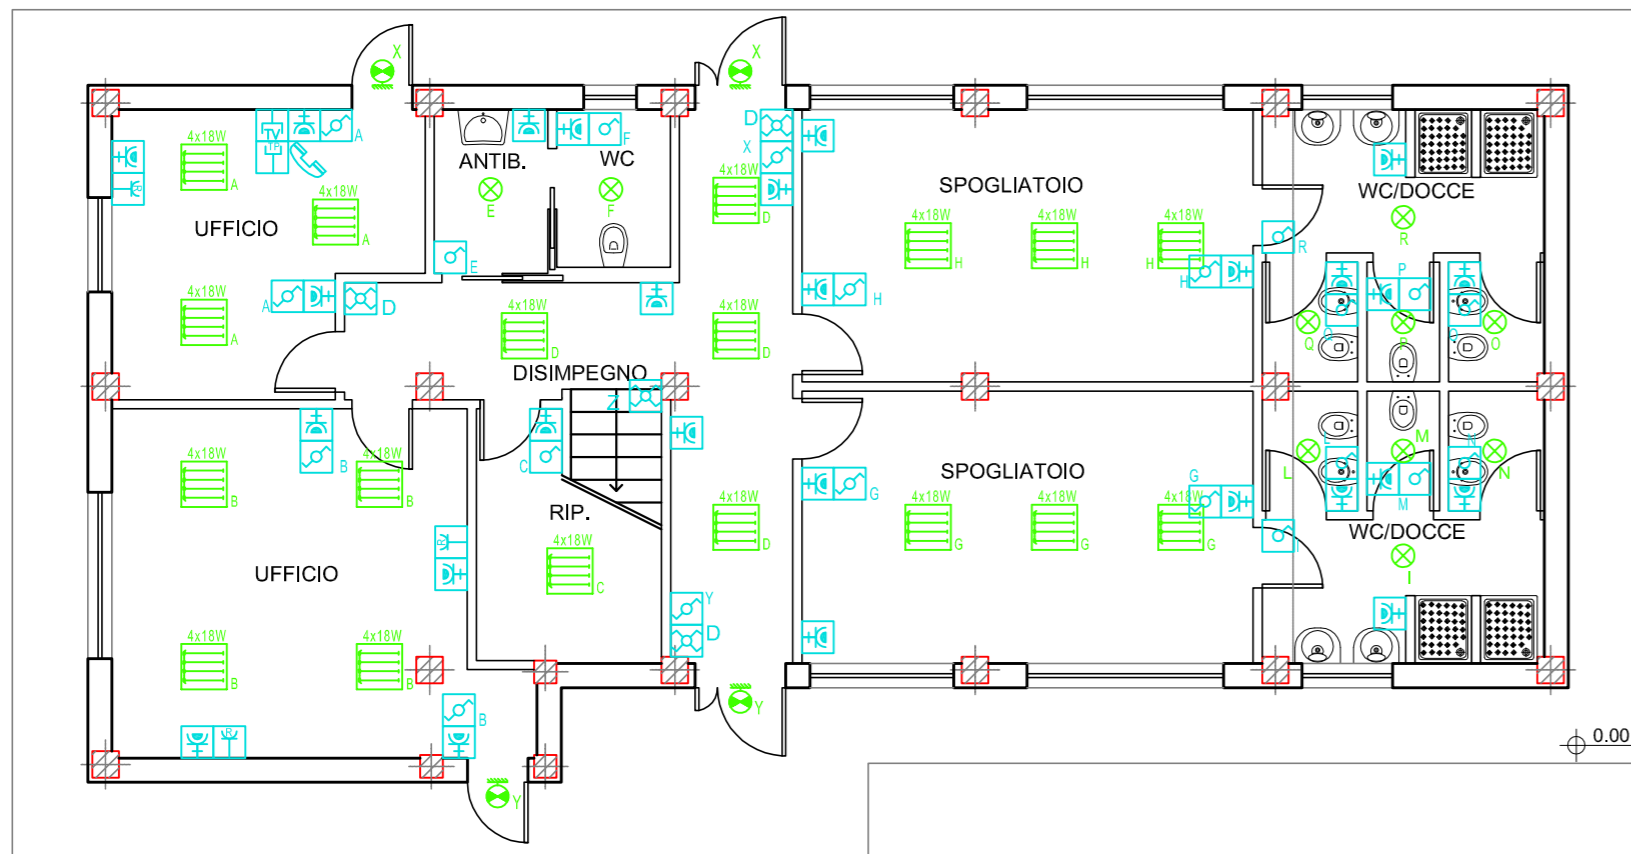

PLANIMETRIA PIANO PRIMO
scala 1:100

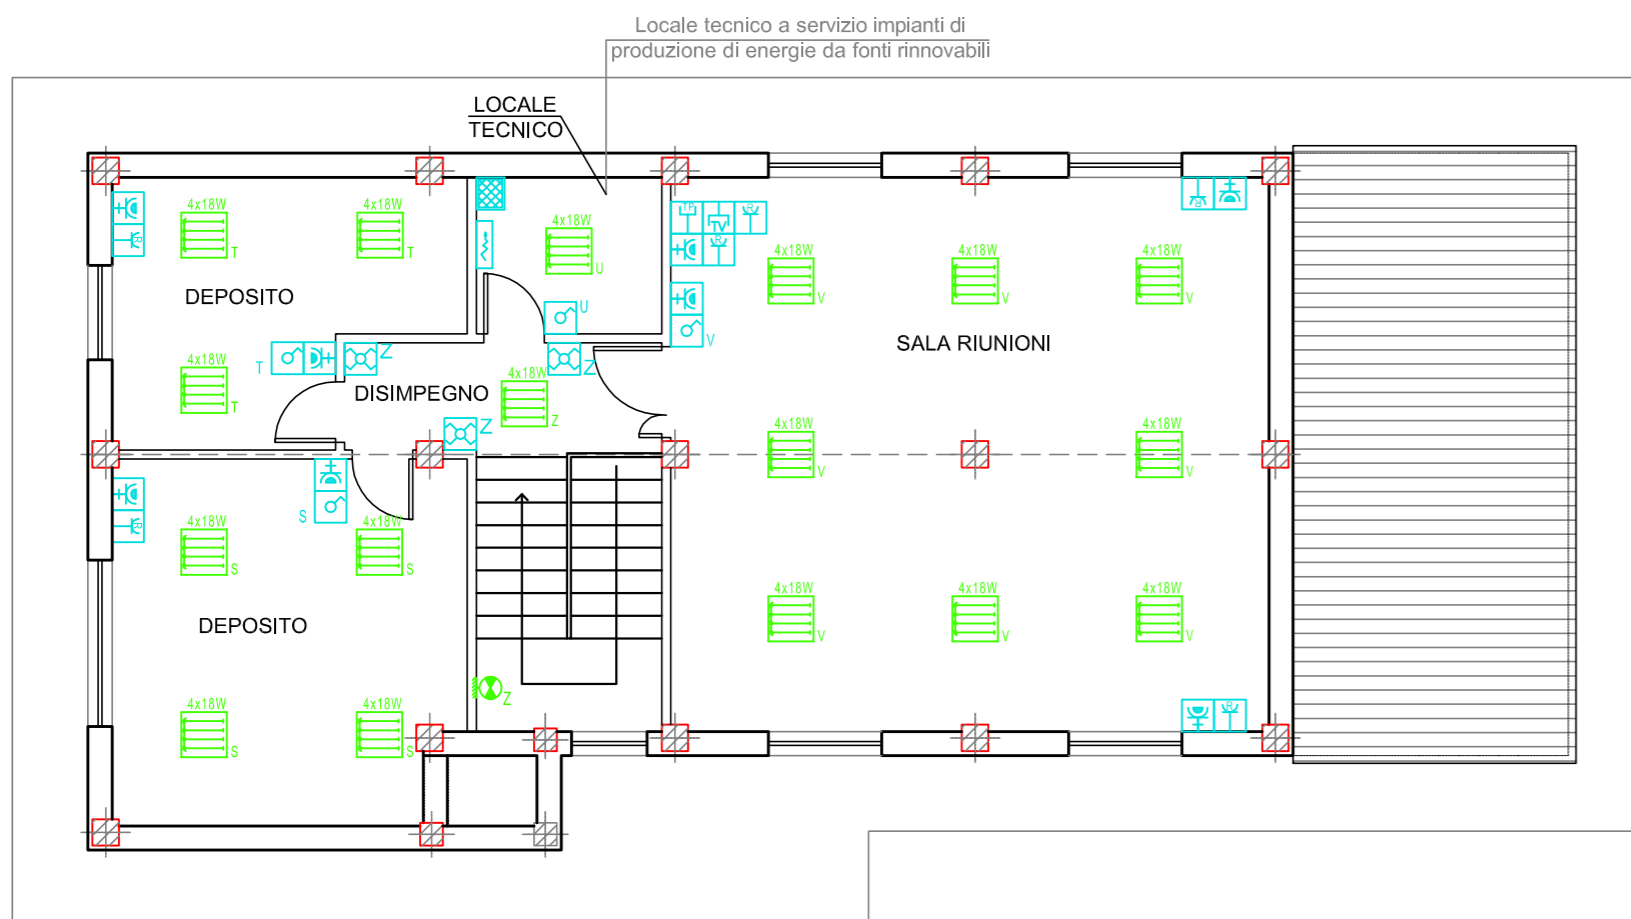

LEGENDA ELETTRICO	
	Deviatore Unipolare
	Invertitore
	Interruttore Unipolare
	Presa TV
	Quadro elettrico
	Presa Universale
LEGENDA TELECOMUNICAZIONI	
	Citofono
	Presa di rete
	Presa telefono
	Armadio di Rete
LEGENDA CORPI ILLUMINANTI	
	Plafoniera a soffitto
	Neon 4X18
	Applique a muro



CORINALDO

**ACCORDO DI PROGRAMMA
TRA I COMUNI**



CASTELLEONE DI SUASA



Regione Marche
Provincia di Ancona

**Ampliamento Discarica per Rifiuti non Pericolosi
di Corinaldo**

PROGETTO DEFINITIVO

N. Elab.	Titolo Elaborato	Formato
D.2.5	IMPIANTO ELETTRICO STATO DI PROGETTO	A2
		Scala 1:100

Progettisti Timbro e Firma

**Studio Ingegneri Associati di Pandolfi
Adalberto e Pandolfi Luca**



TAVOLINI Srl
Società di ingegneria ambientale

Descrizione	Data	Preparato	Controllato	Approvato
Emissione	11/09/12	Arch. E. Santini	Ing. A. Farnese	Ing. G. Barducci
Revisione				

È vietata, ai sensi di legge, la divulgazione e la riproduzione del presente documento senza la preventiva autorizzazione